


OBS: DN 50 DE 60 REPRESENTAÇÃO EM PROJETO Ø 60
DN 65 DE 75 REPRESENTAÇÃO EM PROJETO Ø 75

			NOVEMBRO 2020	
<p>PREFEITURA MUNICIPAL DE VITÓRIA DO XINGU SECRETARIA MUNICIPAL DE OBRAS DEPARTAMENTO DE ENGENHARIA E ARQUITETURA</p>			Escala: 1/2500	
RESP. TÉCNICO		REDE DE DISTRIBUIÇÃO DE ÁGUA - NOVA CONQUISTA		
		PLANTA BAIXA		
PROJETO		PROPRIET. PREFEITURA DE VITÓRIA DO XINGU		
ASSUNTO		END. OBRA VITÓRIA D XINGU / PA		
01/06				

LEGENDA	
DN Ø MM	Ø MM COMERCIAL
50	60
75	85
100	110
100	118
150	170

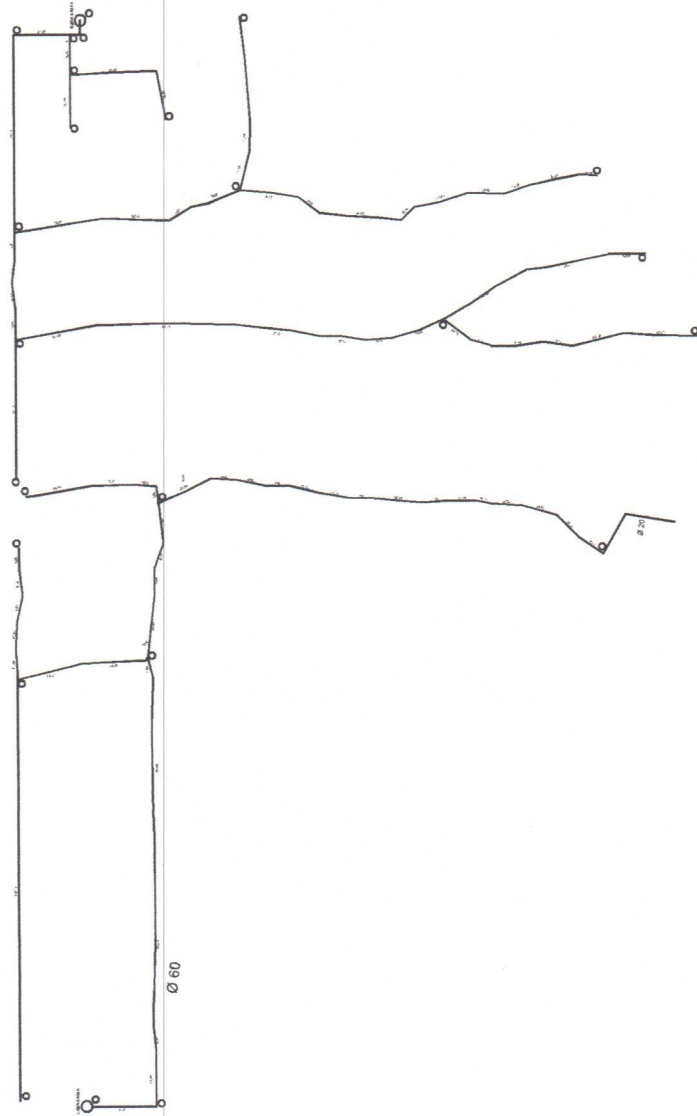


OBS: DN 50 DE 60 REPRESENTAÇÃO EM PROJETO Ø 60
 DN 65 DE 75 REPRESENTAÇÃO EM PROJETO Ø 75


RELAÇÃO DE MATERIAIS E PREÇOS	
Quantidade	Descrição
01	1000 metros de tubo PVC Ø 150
01	1000 metros de tubo PVC Ø 100
01	1000 metros de tubo PVC Ø 75
01	1000 metros de tubo PVC Ø 60
01	1000 metros de tubo PVC Ø 50
01	1000 metros de tubo PVC Ø 40
01	1000 metros de tubo PVC Ø 30
01	1000 metros de tubo PVC Ø 20
01	1000 metros de tubo PVC Ø 15
01	1000 metros de tubo PVC Ø 10
01	1000 metros de tubo PVC Ø 8
01	1000 metros de tubo PVC Ø 6
01	1000 metros de tubo PVC Ø 4
01	1000 metros de tubo PVC Ø 3
01	1000 metros de tubo PVC Ø 2
01	1000 metros de tubo PVC Ø 1
01	1000 metros de tubo PVC Ø 0,5
01	1000 metros de tubo PVC Ø 0,2
01	1000 metros de tubo PVC Ø 0,1
01	1000 metros de tubo PVC Ø 0,05
01	1000 metros de tubo PVC Ø 0,02
01	1000 metros de tubo PVC Ø 0,01
01	1000 metros de tubo PVC Ø 0,005
01	1000 metros de tubo PVC Ø 0,002
01	1000 metros de tubo PVC Ø 0,001
01	1000 metros de tubo PVC Ø 0,0005
01	1000 metros de tubo PVC Ø 0,0002
01	1000 metros de tubo PVC Ø 0,0001
01	1000 metros de tubo PVC Ø 0,00005
01	1000 metros de tubo PVC Ø 0,00002
01	1000 metros de tubo PVC Ø 0,00001

<p>PREFEITURA MUNICIPAL DE VITÓRIA DO XINGU SECRETARIA MUNICIPAL DE OBRAS DEPARTAMENTO DE ENGENHARIA E ARQUITETURA</p>	RESP. TÉCNICO	PROJETO	REDE DE DISTRIBUIÇÃO DE ÁGUA - NOVA CONQUISTA	NOVEMBRO 2020	
		ASSUNTO	PLANTA BAIXA	Escala: 1/2500	
		PROPRIET.	PREFEITURA DE VITÓRIA DO XINGU		
		END. OBRA	VITÓRIA DO XINGU / PA		02/06


PA 415 ERNESTO ACIOLY => VITÓRIA DO XINGU

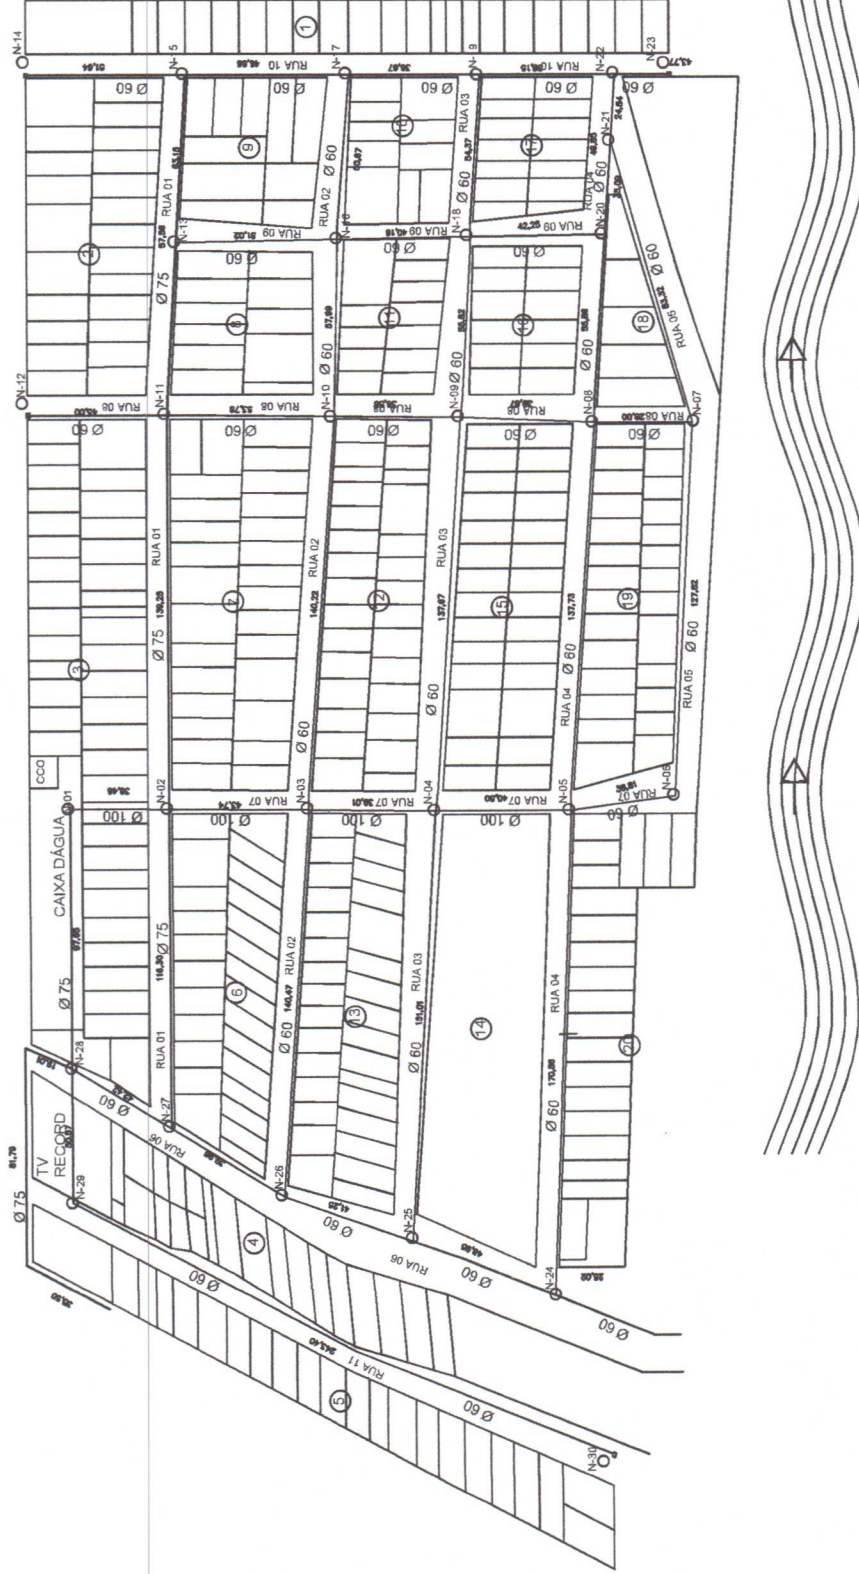

OBS: DN 60 REPRESENTAÇÃO EM PROJETO Ø 60
DN 65 DE 75 REPRESENTAÇÃO EM PROJETO Ø 75

 <p>PREFEITURA MUNICIPAL DE VITÓRIA DO XINGU SECRETARIA MUNICIPAL DE OBRAS DEPARTAMENTO DE ENGENHARIA E ARQUITETURA</p>	RESP. TÉCNICO	PROJETO	REDE DE DISTRIBUIÇÃO DE ÁGUA - NOVA VITÓRIA	NOVEMBRO 2020
		ASSUNTO	PLANTA BAIXA	03/06
		PROPRIET.	PREFEITURA DE VITÓRIA DO XINGU	
	END. OBRA	VITÓRIA D XINGU / PA		

Escala: 1/2500

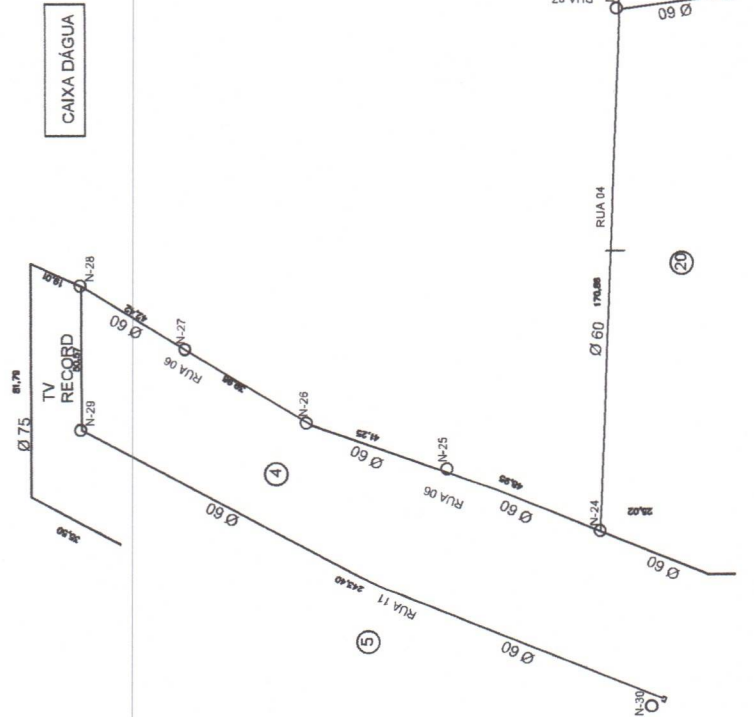

LEGENDA	
DN Ø MM	Ø MM COMERCIAL
50	60
75	85
100	110
100	118
150	170

RELAÇÃO DE MATERIAIS EMPREGADOS	
Ø 50	Ø 60
Ø 75	Ø 85
Ø 100	Ø 110
Ø 100	Ø 118
Ø 150	Ø 170

OBS: DN 50 DE 60 REPRESENTAÇÃO EM PROJETO Ø 60
 DN 65 DE 75 REPRESENTAÇÃO EM PROJETO Ø 75



PREFEITURA MUNICIPAL DE VITÓRIA DO XINGU
 SECRETARIA MUNICIPAL DE OBRAS
 DEPARTAMENTO DE ENGENHARIA E ARQUITETURA




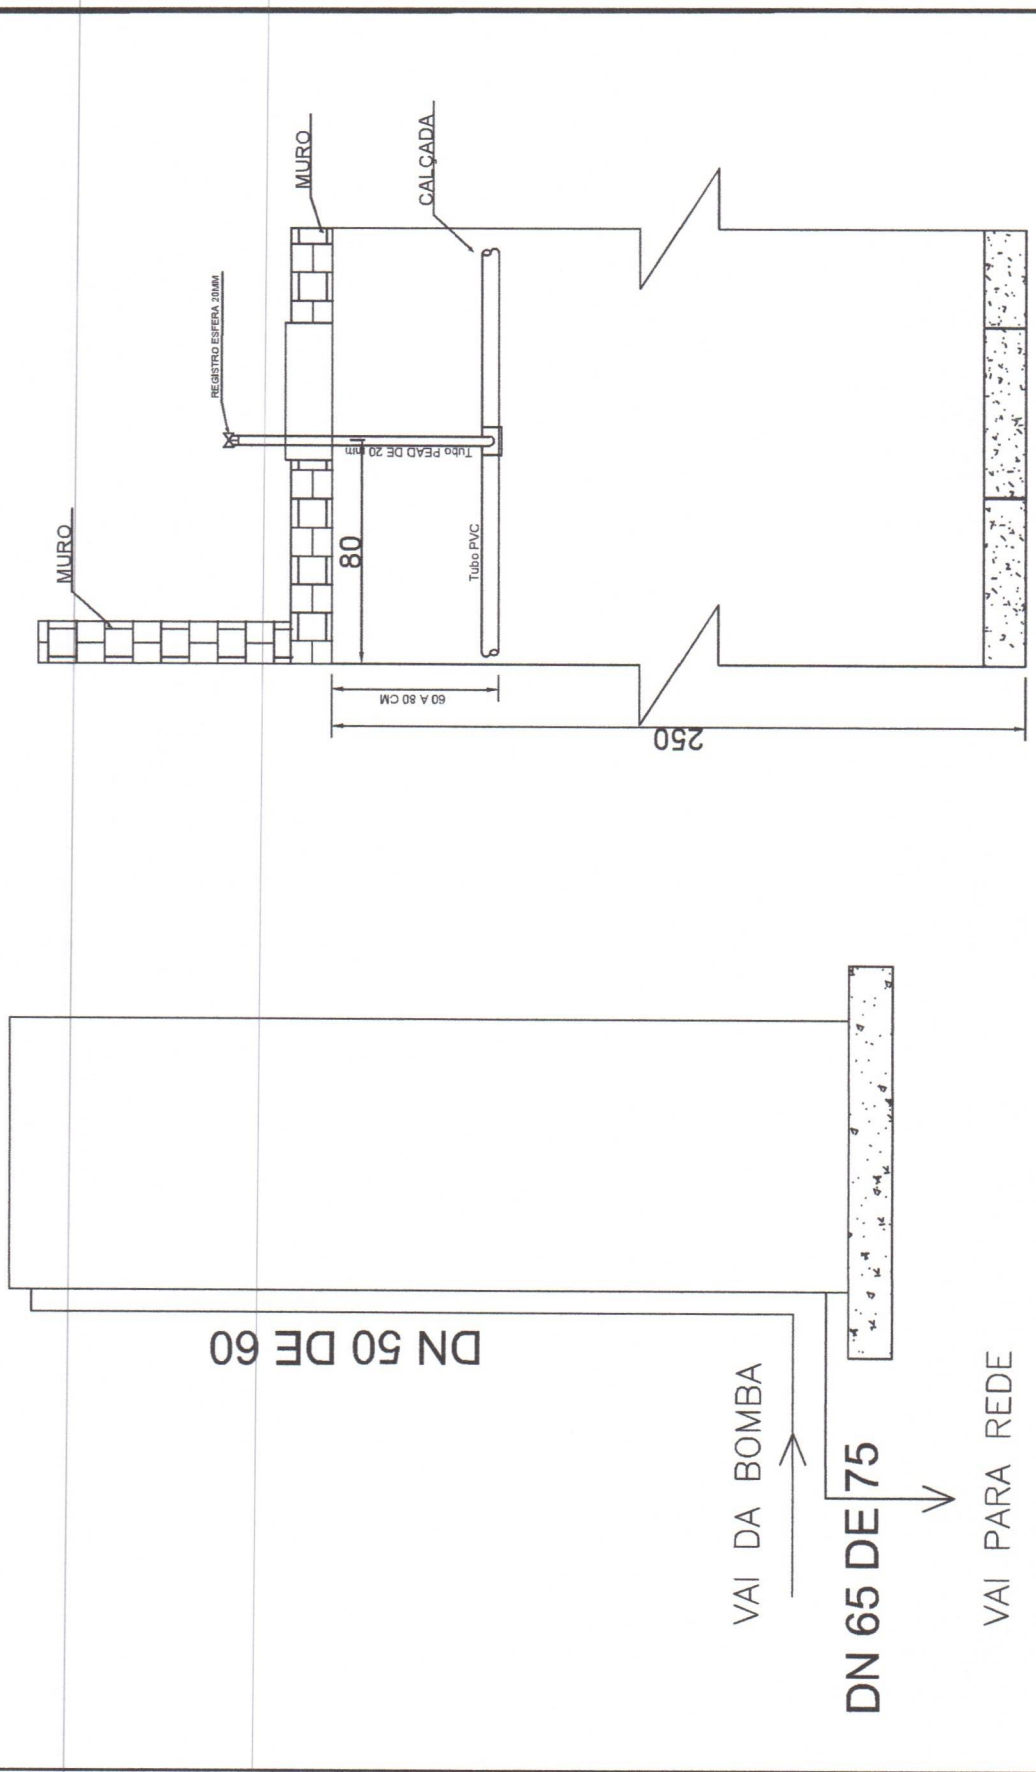
RESP. TÉCNICO	PROJETO	REDE DE DISTRIBUIÇÃO DE ÁGUA - NOVA VITÓRIA
	ASSUNTO	PLANTA BAIXA
	PROPRIET.	PREFEITURA DE VITÓRIA DO XINGU
END. OBRA	VITÓRIA DO XINGU / PA	

Escala: 1/2500	NOVEMBRO 2020
04/06	

DETALHE LIGAÇÃO DO RESERVATÓRIO

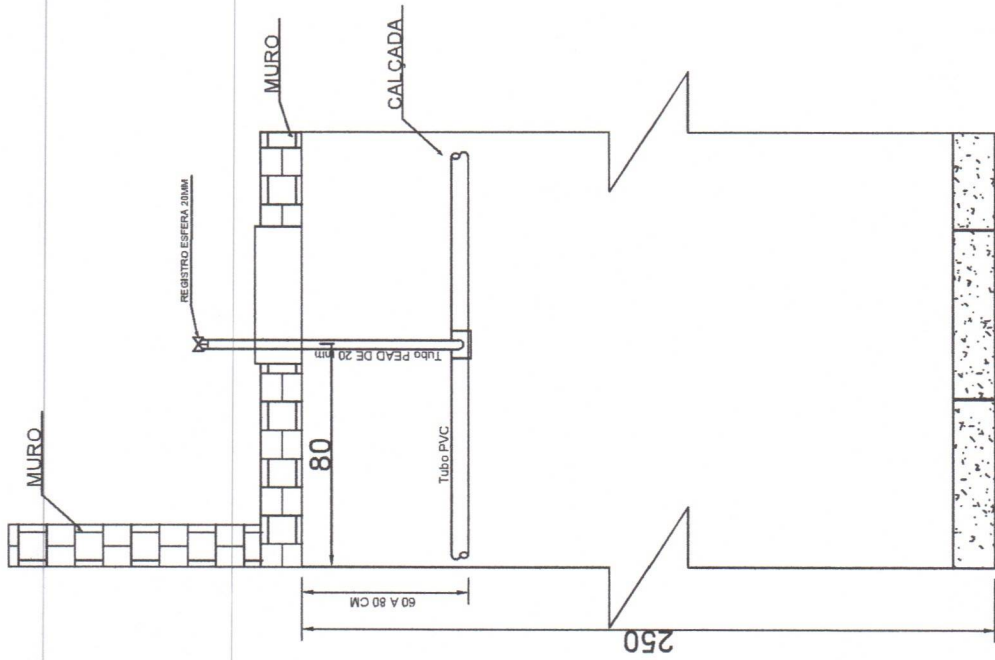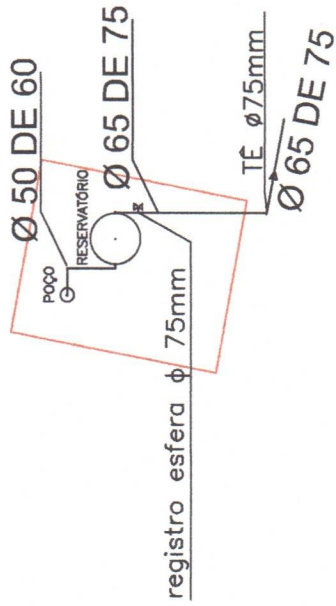

 <p>PREFEITURA MUNICIPAL DE VITÓRIA DO XINGU SECRETARIA MUNICIPAL DE OBRAS DEPARTAMENTO DE ENGENHARIA E ARQUITETURA</p>	RESP. TÉCNICO	PROJETO	REDE DE DISTRIBUIÇÃO DE ÁGUA	Escala: LIVRE	NOVEMBRO 2020
		ASSUNTO	DETALHE DE LIGAÇÃO		05/06
		PROPRIET.	PREFEITURA DE VITÓRIA DO XINGU		
		END. OBRA	VITÓRIA D XINGU / PA		



<p>PREFEITURA MUNICIPAL DE VITÓRIA DO XINGU SECRETARIA MUNICIPAL DE OBRAS DEPARTAMENTO DE ENGENHARIA E ARQUITETURA</p>	RESP. TÉCNICO	PROJETO	REDE DE DISTRIBUIÇÃO DE ÁGUA	Escala: LIVRE	NOVEMBRO 2020
		ASSUNTO	DETALHE DE LIGAÇÃO		06/06
		PROPRIET.	PREFEITURA DE VITÓRIA DO XINGU		
		END. OBRA	VITÓRIA D XINGU / PA		