

SAMUEL SILVA Assinado de forma digital por SAMUEL
 PORTILHO DE SILVA PORTILHO DE
 MELO:153353 MELO:15335399287
 99287 Dados: 2023.05.12
 14:16:43 -03'00'

EMPREITEIRA MAYKA Assinado de forma digital por
 LTDA:035608860001 EMPREITEIRA MAYKA
 16 LTDA:03560886000116
 Dados: 2023.05.12 18:37:37
 -03'00'


DISTRIBUIÇÃO GASES
 ESCALA: 1:175



PREFEITURA MUNICIPAL DE
 VITÓRIA DO XINGU
 SECRETARIA MUNICIPAL DE OBRAS
 DEPARTAMENTO DE ENGENHARIA E
 ARQUITETURA



RESP. TÉCNICO	PROJETO	DISTRIBUIÇÃO DE GASES	Escala: Indicada	FEV/2022
	ASSUNTO	PLANTA BAIXA, PROJETO E CORTES		01 / 04
	PROPRIET.	PREFEITURA DE VITÓRIA DO XINGU		
	END. OBRA	AV. MANOEL FÉLIX DE FARIAS, VITÓRIA D XINGU / PA		

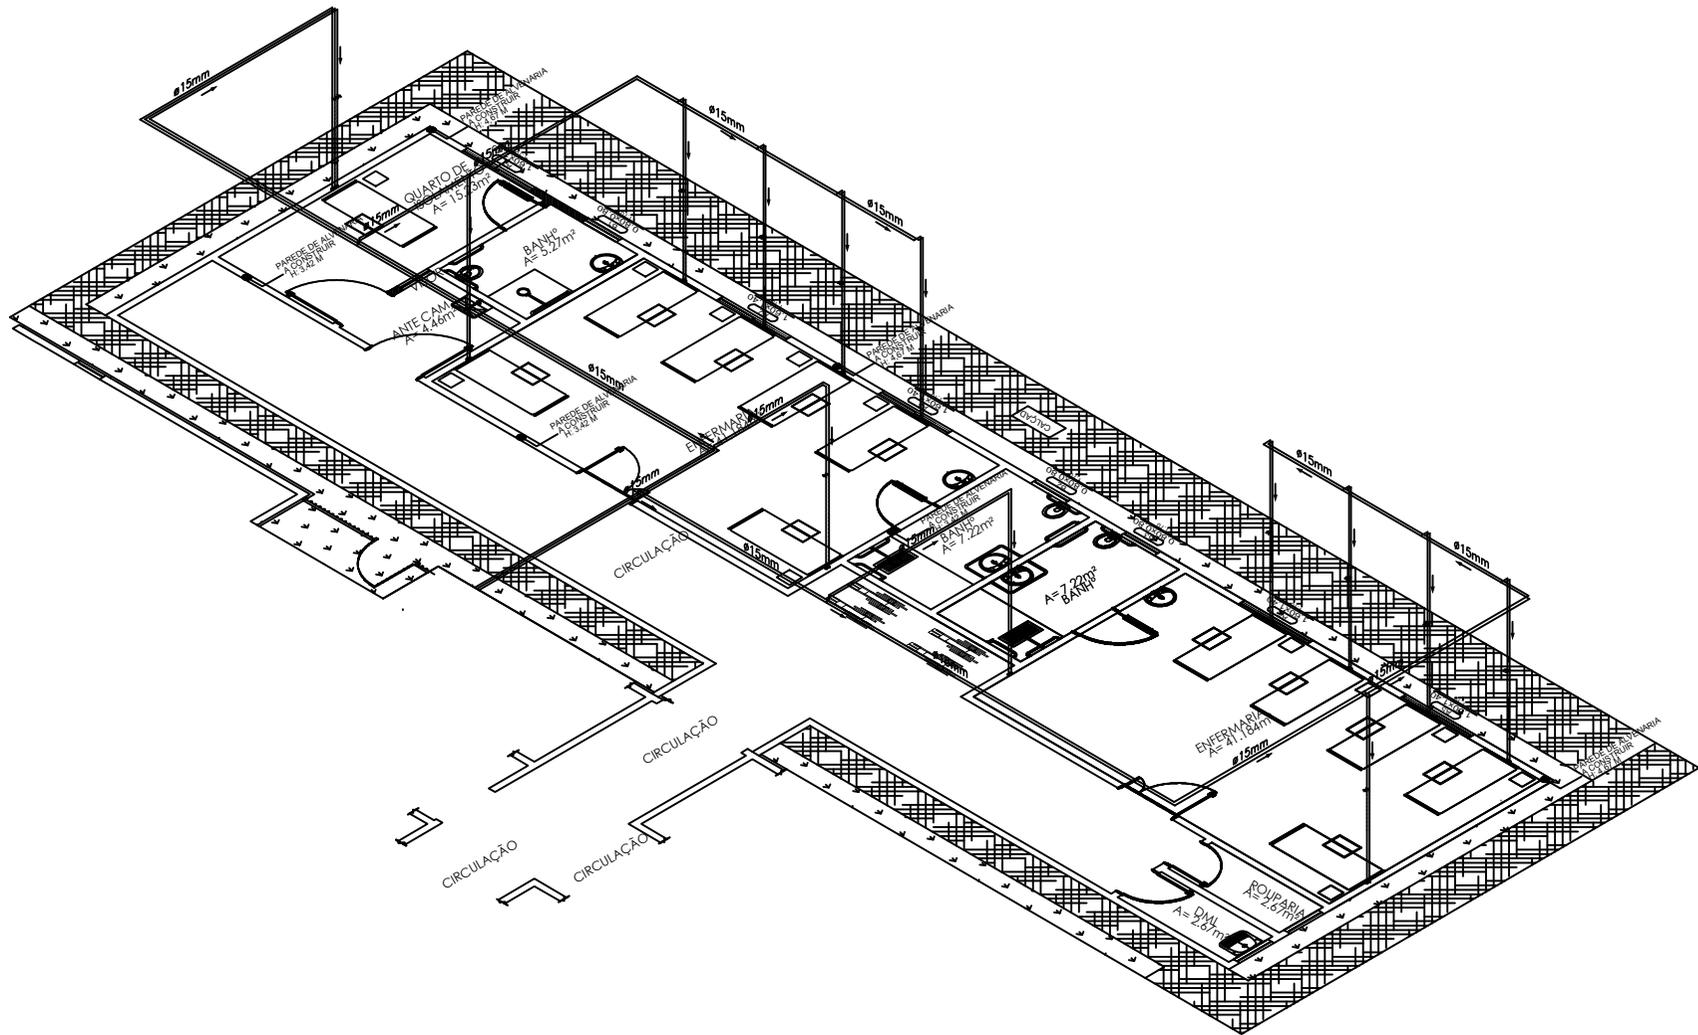

DISTRIBUIÇÃO GASES - ISOMÉTRICO
ESCALA: 1/100

SAMUEL SILVA
PORTILHO DE
MELO:15335399287

Assinado de forma digital por
SAMUEL SILVA PORTILHO DE
MELO:15335399287
Dados: 2023.05.12 14:15:44 -03'00'

EMPREITEIRA MAYKA
LTDA:0356088600011
6

Assinado de forma digital por
EMPREITEIRA MAYKA
LTDA:03560886000116
Dados: 2023.05.12 18:38:12 -03'00'




**PREFEITURA MUNICIPAL DE
VITÓRIA DO XINGU**

SECRETARIA MUNICIPAL DE OBRAS
DEPARTAMENTO DE ENGENHARIA E
ARQUITETURA



RESP. TÉCNICO	PROJETO	DISTRIBUIÇÃO DE GASES	Escala: Indicada	FEV/2022
	ASSUNTO	PLANTA BAIXA, PROJETO E CORTES		
	PROPRIET.	PREFEITURA DE VITÓRIA DO XINGU		
	END. OBRA	AV. MANOEL FÉLIX DE FARIAS, VITÓRIA D XINGU / PA		

02
/ 04

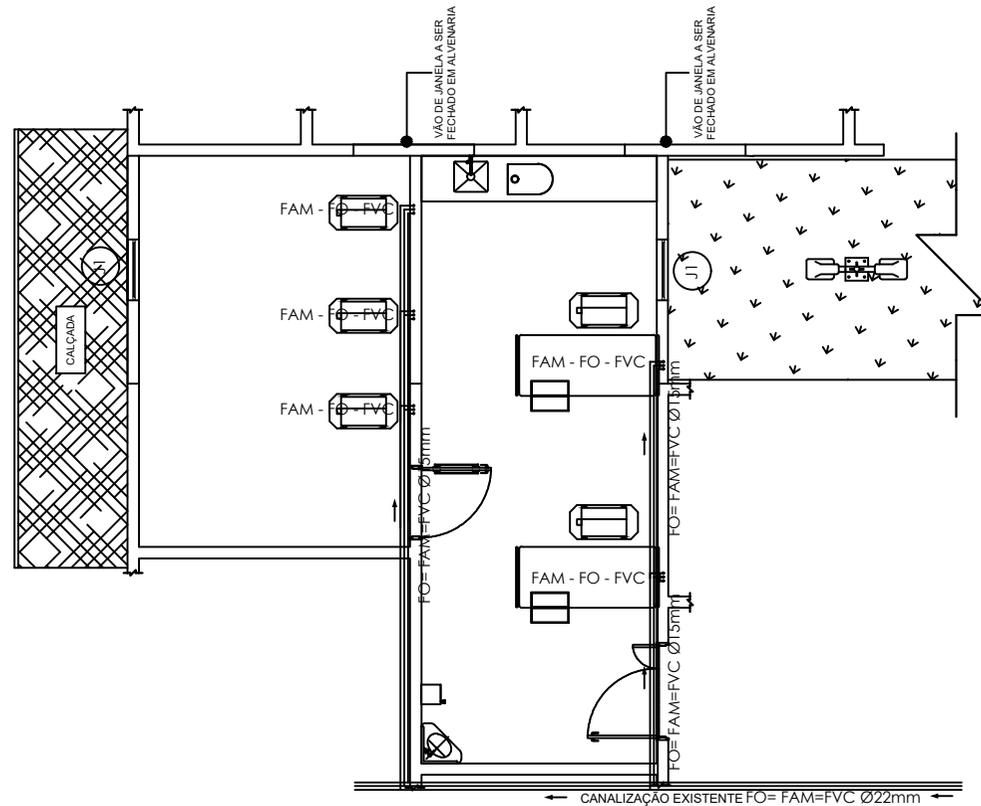

DISTRIBUIÇÃO GASES

ESCALA: 1/100


SAMUEL SILVA
 PORTILHO DE
 MELO:153353
 99287

Assinado de forma digital por
 SAMUEL SILVA PORTILHO DE
 MELO:15335399287
 Dados: 2023.05.12 14:14:40 -03'00'

EMPREITEIRA MAYKA
 LTDA:035608860001
 16

Assinado de forma digital por
 EMPREITEIRA MAYKA
 LTDA:03560886000116
 Dados: 2023.05.12 18:38:51
 -03'00'

 <p>PREFEITURA MUNICIPAL DE VITÓRIA DO XINGU SECRETARIA MUNICIPAL DE OBRAS DEPARTAMENTO DE ENGENHARIA E ARQUITETURA</p> 	RESP. TÉCNICO	PROJETO	DISTRIBUIÇÃO DE GASES	Escala: Indicada	FEV/2022
		ASSUNTO	PLANTA BAIXA, PROJETO E CORTES		
		PROPRIET.	PREFEITURA DE VITÓRIA DO XINGU		
		END. OBRA	AV. MANOEL FÉLIX DE FARIAS, VITÓRIA D XINGU / PA		

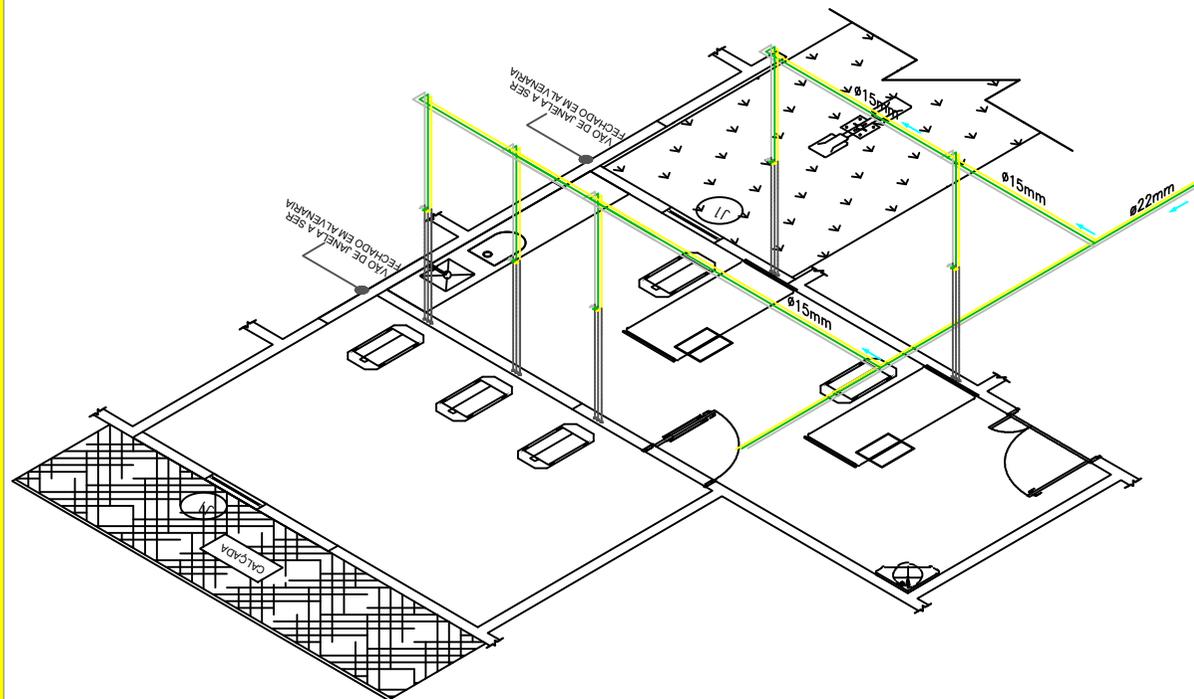

DISTRIBUIÇÃO GASES - ISOMÉTRICO
ESCALA: 1/100

LEGENDA:

-  PONTO DE CONSUMO DE GASES
-  CSG-CAIXA DE SECÇÃO DE GASES 40X40 cm
-  TUBULAÇÃO PARA VÁCUO CLÍNICO
-  TUBULAÇÃO DE OXIGÊNIO
-  TUBULAÇÃO DE AR COMPRIMIDO
-  BUCHA DE REDUÇÃO DE COBRE
-  VES-VÁLVULA ESFERA / SECÇÃO

NOTAS:

- 1 - ANTES DE EXECUTAR AS ABERTURAS NAS PAREDES E SUA FIXAÇÃO OS PONTOS DEVERÃO SER CONFERIDOS E LIBERADOS PELA FISCALIZAÇÃO
- 2 - AS TUBULAÇÕES DE GASES MEDICINAIS SERÃO SER DE COBRE CLASSE 'A';
- 3 - INSTALAR SUPORTES DAS TUBULAÇÕES À CADA 2.00m;
- 4 - A CAIXA DE SECÇÃO DEVERÁ SER INSTALADA A 2.10m DA PARTE SUPERIOR DA CAIXA AO PISO ACABADO
- 5 - AS TUBULAÇÕES DEVERÃO SER TARGEADAS, QUANDO PASSAR PELO FORRO E TOTALMENTE PINTADAS QUANDO APARENTE, NAS CORES:

OXIGÊNIO	VERDE
AR COMPRIMIDO	AMARELO
VÁCUO CLÍNICO	CINZA
- 6 - TODAS AS TUBULAÇÕES DEVERÃO TER DESCIDA DE COBRE CLASSE A $\phi 15\text{mm}$
- 7 - OS PONTOS DE CONSUMO , DEVERÃO SER INSTALADOS À 1,50m DO EIXO DE SAÍDA DO GÁS, AO PISO ACABADO
- 8 - AS TUBULAÇÕES AÉREAS, CORRERÃO ENTRE A LAJE E O FORRO

SAMUEL
SILVA
PORTILHO DE
MELO:15335
399287

Assinado de forma digital por SAMUEL SILVA PORTILHO DE MELO:15335399287
Dados: 2023.05.12 14:13:53 -03'00'

EMPREITEIRA
MAYKA
LTDA:035608860
00116

Assinado de forma digital por EMPREITEIRA MAYKA LTDA:03560886000116
Dados: 2023.05.12 18:39:30 -03'00'



PREFEITURA MUNICIPAL DE VITÓRIA DO XINGU
SECRETARIA MUNICIPAL DE OBRAS
DEPARTAMENTO DE ENGENHARIA E ARQUITETURA



RESP. TÉCNICO	PROJETO	DISTRIBUIÇÃO DE GASES	Escala: Indicada	FEV/2022
	ASSUNTO	PLANTA BAIXA, PROJETO E CORTES		
	PROPRIET.	PREFEITURA DE VITÓRIA DO XINGU		
	END. OBRA	AV. MANOEL FÉLIX DE FARIAS, VITÓRIA D XINGU / PA		